




PLANTA BAIXA
Ede: 1:100
H-3 - Posto de Atendimento de Urgência -450M²/m²
UNIDADE DE PRONTO ATENDIMENTO - 'UPA'

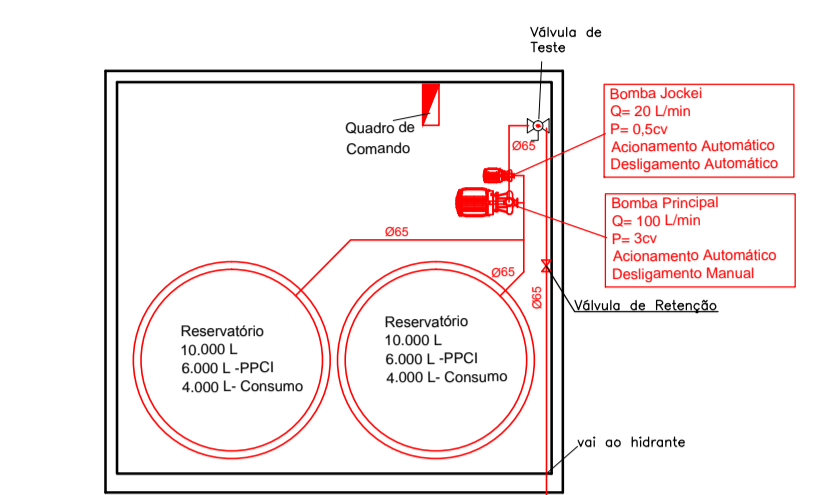

ABRIGO RESERVATÓRIOS SOBRE LAJE DE FERRO. VER LOCALIZAÇÃO NA PLANTA BAIXA

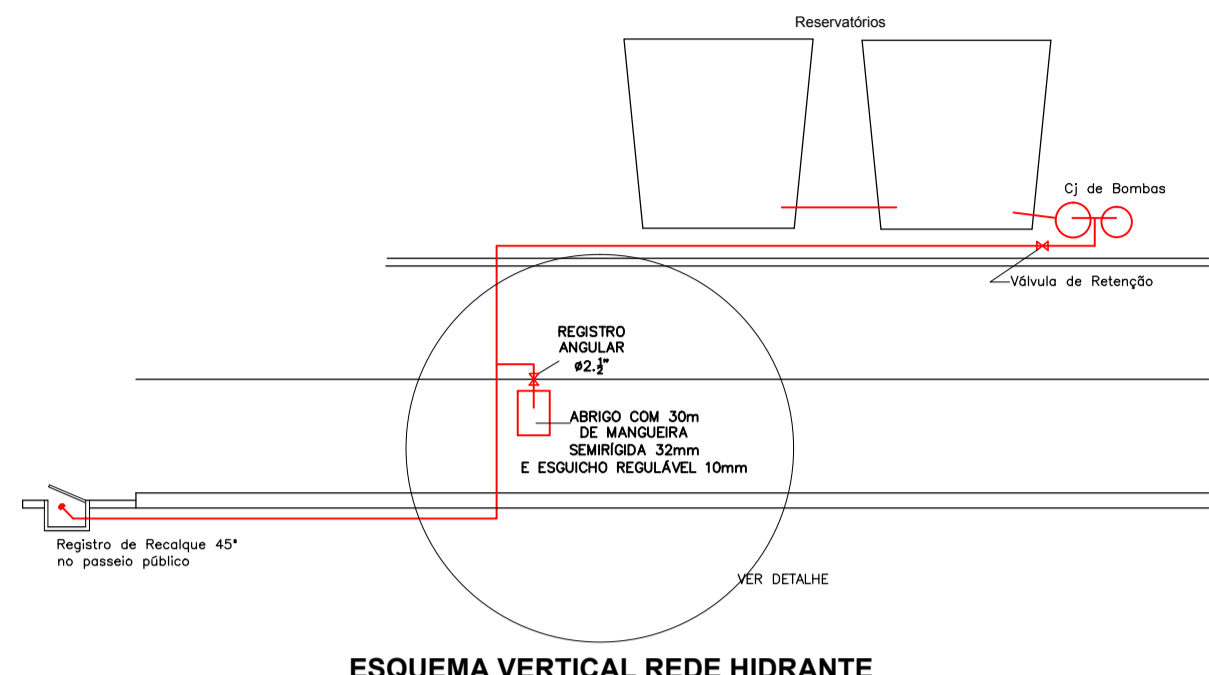

ESQUEMA VERTICAL REDE HIDRANTE

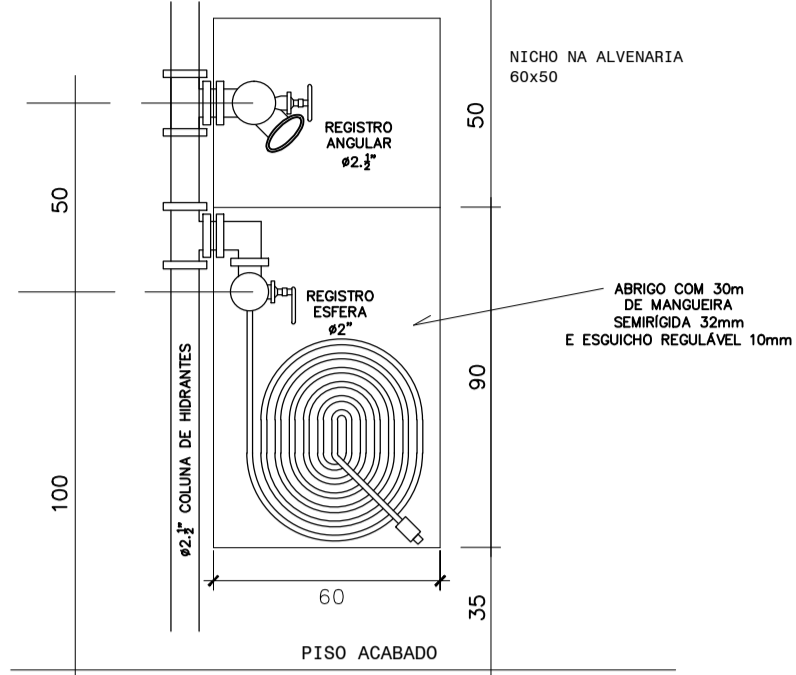


VISTA ESCALA 1/20
DETALHE CAIXA DE MANGOTINHOS

NOTAS


1. MANGOTINHO COM PONTO PARA MANGUEIRA DE 40mm, CFE. NBR 13714
2. OS REGISTROS DEVEM FICAR DE 1m A 1,5m ACIMA DO PISO ACABADO
3. O ABRIGO É DO TIPO DE SOBREPOR, SEM TAMPA METÁLICA.
4. O CONJUNTO DE REGISTROS E ABRIGO SERÁ INSTALADO EM NICHOS NA ALVENARIA COM 60cm DE LARGURA E 140cm DE ALTURA E 20cm DE PROFUNDIDADE.
5. O NICHOS SERÁ PROTEGIDO COM QUADRO MÓVEL DE MADEIRA DE 60x140cm, COM VIDRO TEMPERADO.

LEGENDA DE EQUIPAMENTOS


	EXTINTOR DE INCÊNDIO COM CARGA DE PÓ ABC
	EXTINTOR DE INCÊNDIO COM CARGA DE PÓ BC
	EXTINTOR DE INCÊNDIO DE ÁGUA PRESSURIZADA
	EXTINTOR DE INCÊNDIO COM CARGA DE CO ₂ - GÁS CARBÔNICO
	SISTEMA DE MANGOTINHO (1 MANGUEIRA SEMI-RÍGIDA 32mm)
	ACIONADOR MANUAL DO SISTEMA DE DETECÇÃO E ALARME
	AVISADOR SONORO E VISUAL
DISTÂNCIA A PERCORRER	
	PLACA DE INDICAÇÃO DE SENTIDO DE SAÍDA (DIREITA OU ESQUERDA)
	PLACA DE SINLAZIZAÇÃO DE SAÍDA C/BALIZAMENTO AUTONOMO
	PLACA DE AVISO DE PROIBIDO FUMAR
	PLACA DE AVISO DE PROIBIDO PRODUIR CHAMA
	CUIDADO RISCO DE INCÊNDIO
	PLACA DE SINLAZIZAÇÃO DE EXTINTOR
	PLACA DE SINLAZIZAÇÃO DE HIDRANTE
	MÓDULO DE ILUMINAÇÃO DE EMERGÊNCIA 9W

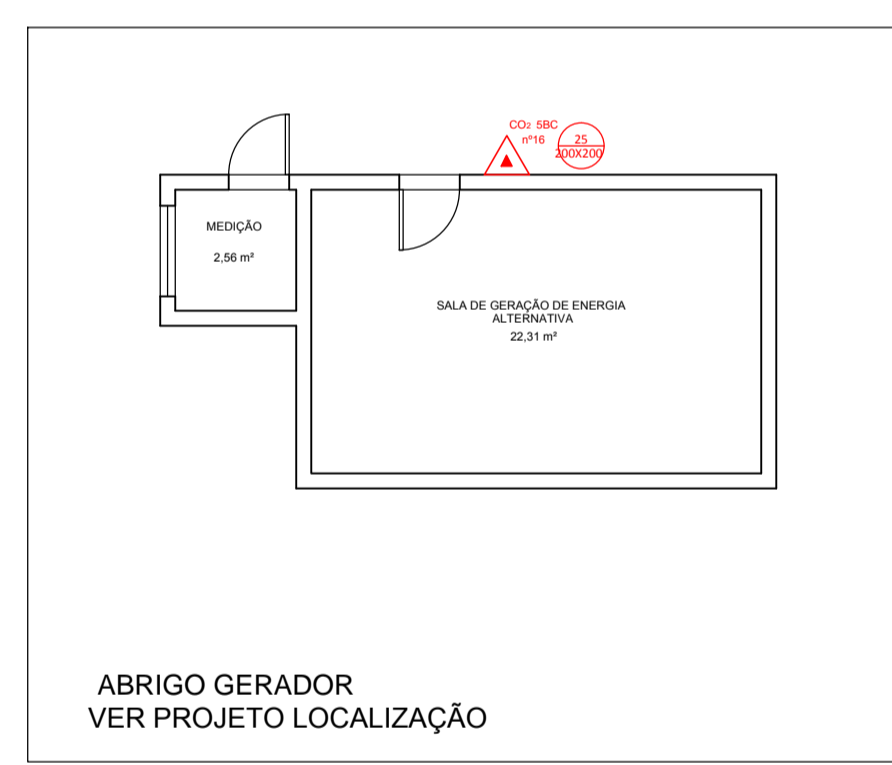

ABRIGO GERADOR VER PROJETO LOCALIZAÇÃO

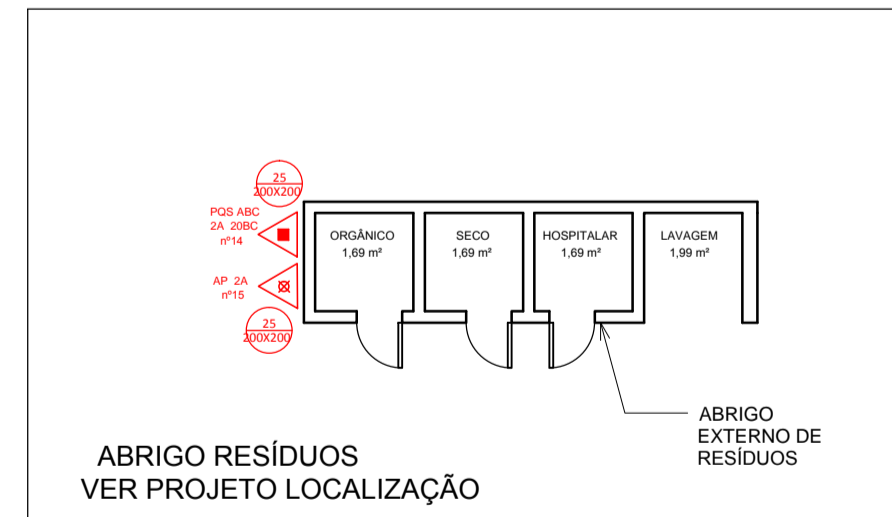

ABRIGO RESÍDUOS VER PROJETO LOCALIZAÇÃO

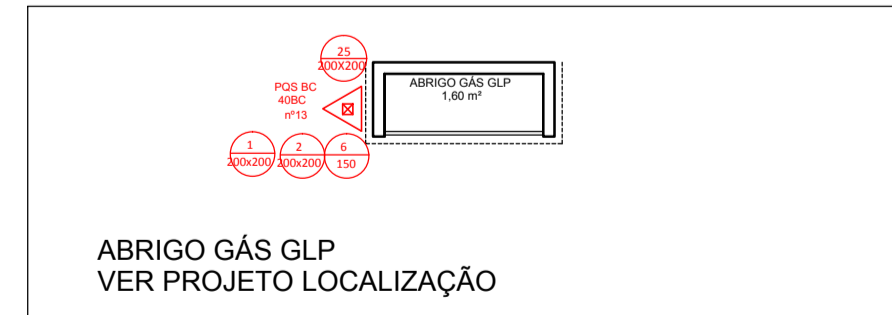

ABRIGO GÁS GLP VER PROJETO LOCALIZAÇÃO

<p>OBP</p> <p>Odone Borchert Pischke Eng^oCivil CREA 53.927 D (51) 3371-2799/046-3070 odone@obp.com.br</p>	<p>OBRA UPA - UNIDADE DE PRONTO ATENDIMENTO</p> <p>LOCAL Rodovia 020 esquina Rua Los Angeles-Morada do Vale Gravataí/RS</p> <p>RESPONSÁVEL TÉCNICO</p> <p>Odone Borchert Pischke</p> <p>PROPRIETÁRIO</p> <p>Prefeitura Municipal de Gravataí</p>
	<p>PROJETO PrPCI - Projeto de Prevenção e Proteção Contra Incêndio</p> <p>ÁREA 1.254,12m²</p> <p>DATA 03/2017</p>
	<p>PLANTA Planta Baixa</p> <p>ESCALA 1:100</p> <p>FRANCHA 01</p>